



WYKAZ POMIESZCZEŃ

- 101 - Pokój
- 102 - Pokój
- 103 - Kuchnia
- 104 - Przedpokój
- 105 - Łazienka
- 106 - Wiatrołap
- 107 - Korytarz
- 108 - łazienka
- 109 - Kuchnia
- 110 - przedpokój
- 111 - Pokój
- 112 - Pokój
- 114 - Korytarz
- 115 - Łazienka
- 116 - Przedpokój
- 117 - Pokój
- 118 - Kuchnia
- 119 - Pokój
- 120 - Korytarz
- 121 - Przedpokój
- 122 - Przedpokój
- 123 - Łazienka
- 124 - Pokój
- 125 - Kuchnia
- 126 - Pokój
- 127 - Przedpokój
- 128 - Łazienka
- 129 - Kuchnia
- 130 - Pokój
- 131 - Przedpokój

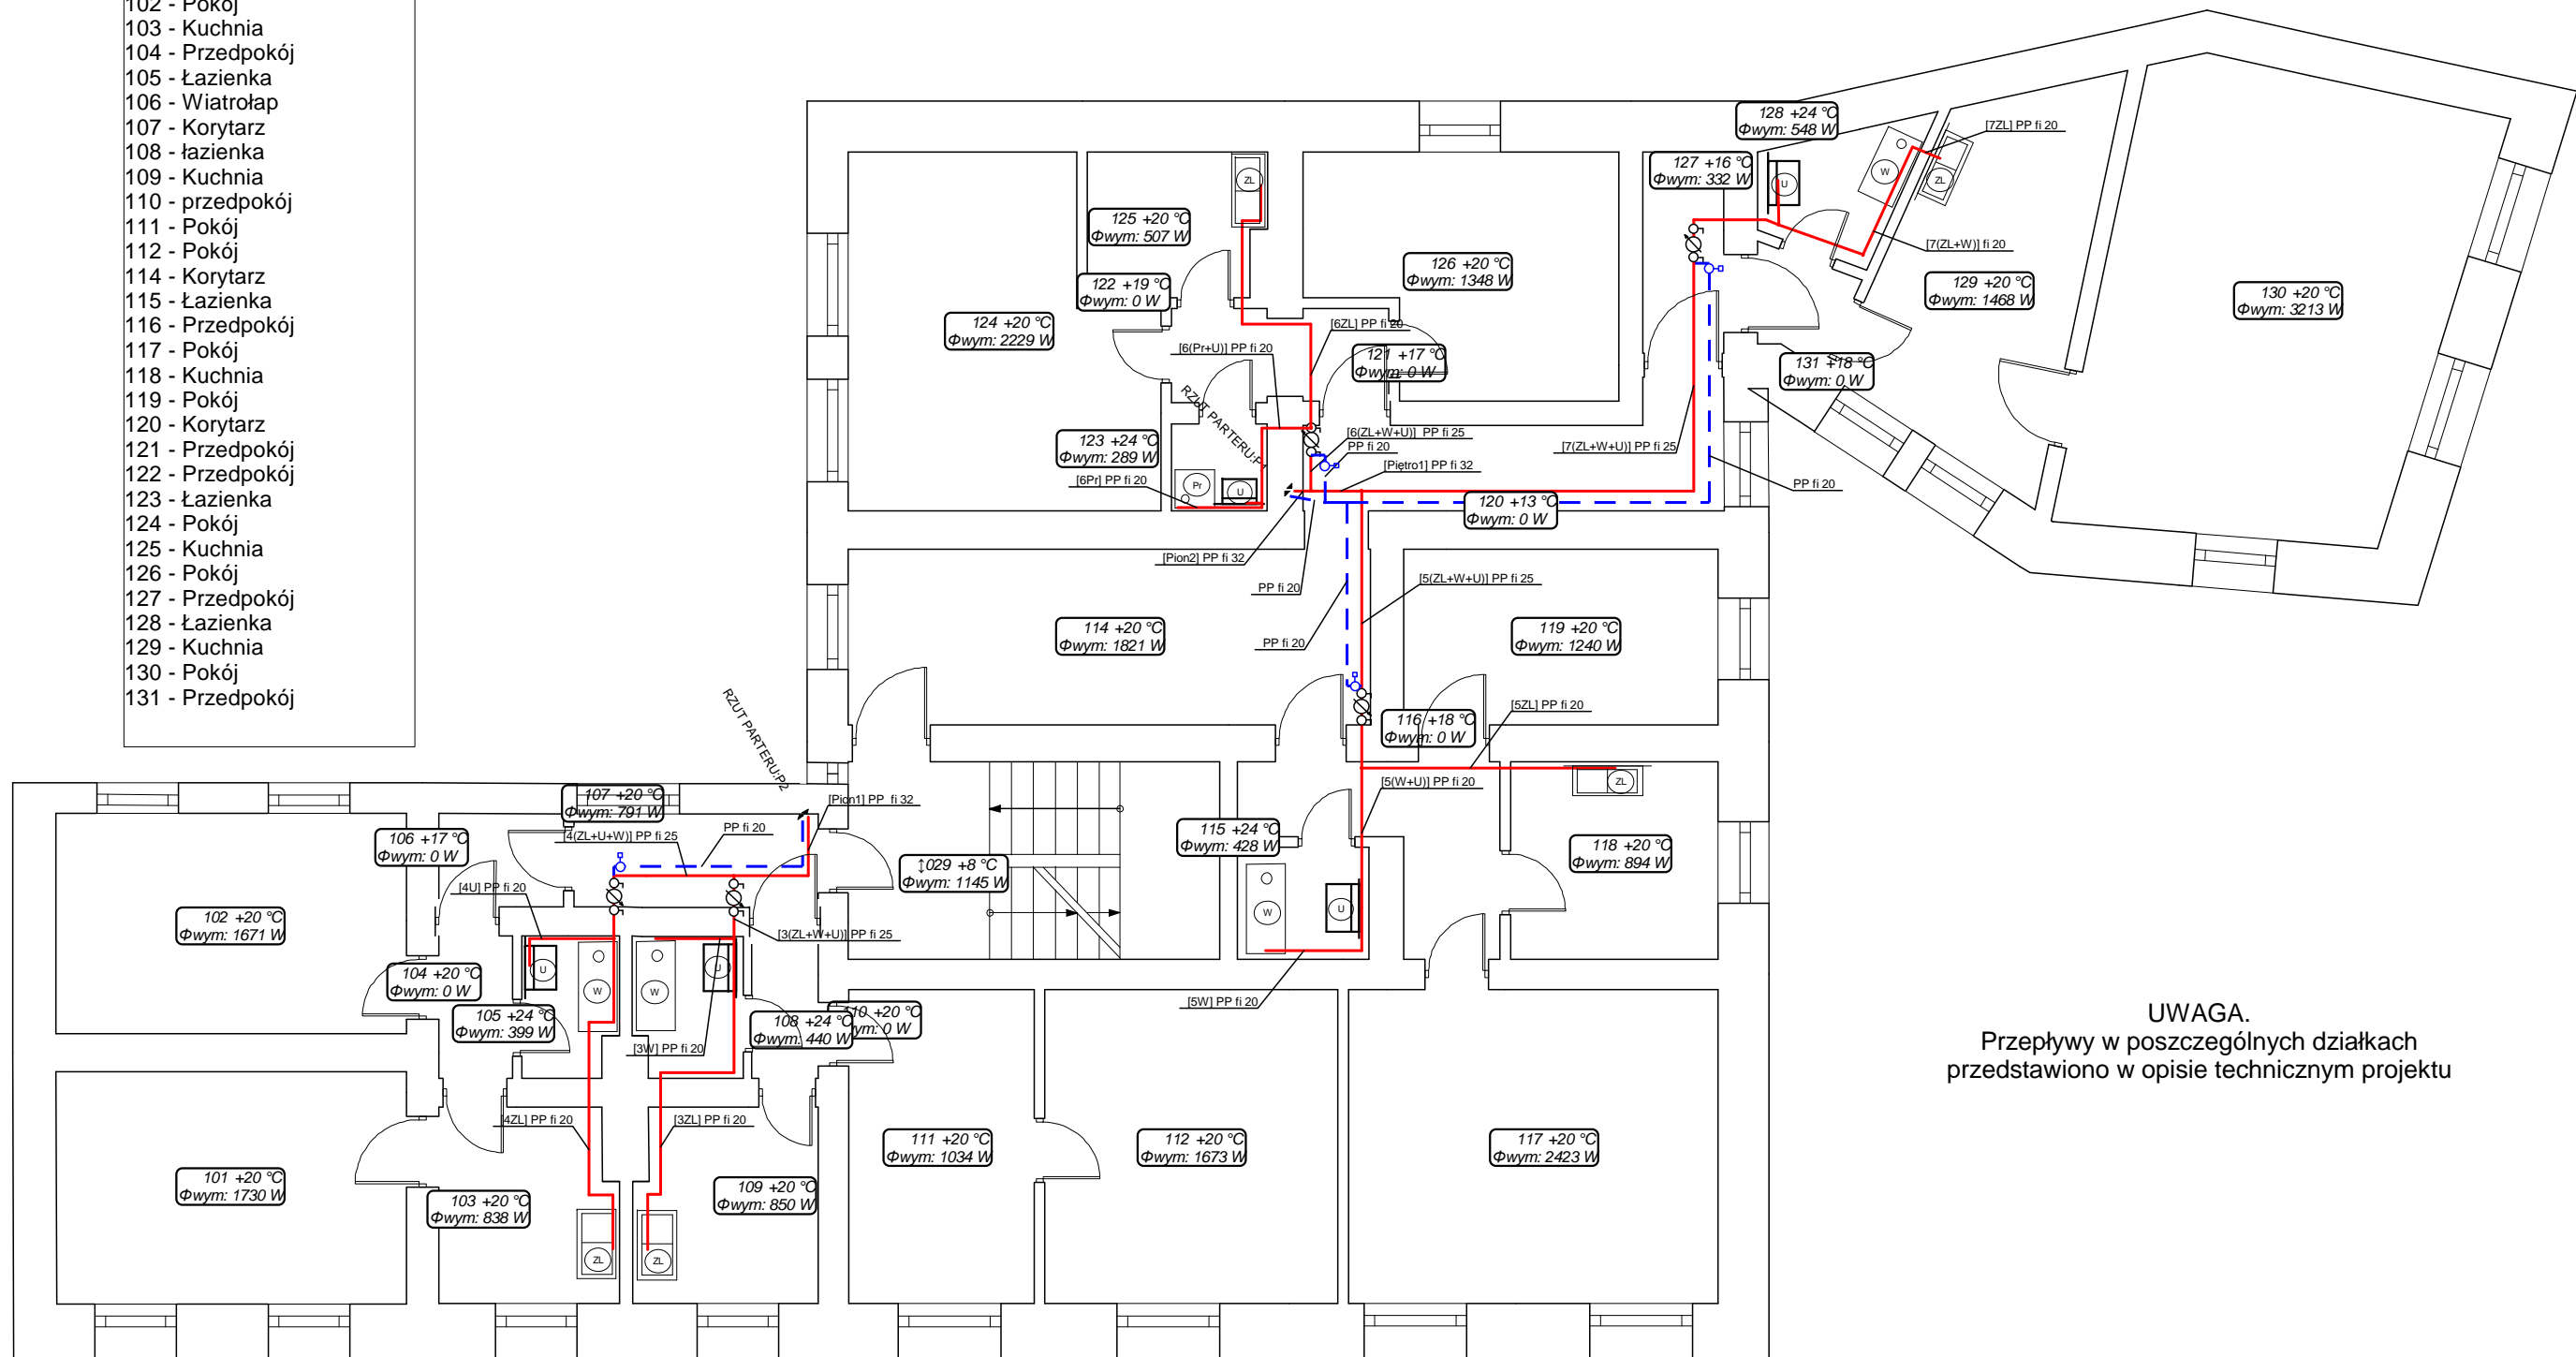

UWAGA.
Przepływy w poszczególnych działkach przedstawiono w opisie technicznym projektu

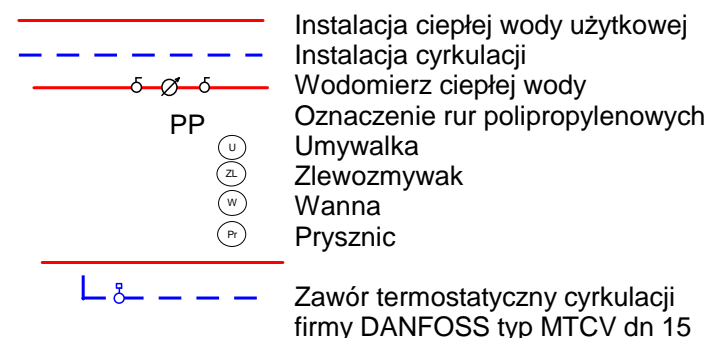

| | |
|---|---|
| Projektowanie Instalacji Sanitarnych "CADer" Lech WNUK ul. Sienna 34, 42-400 Zawiercie | |
| Temat | Projekt wewnętrznej instalacji c.w.u. w budynku administracyjno-biurowym przy Pl. J. Dąbrowskiego 4 |
| Tytuł rysunku | Rzut piętra - instalacja c.w.u. i cyrkulacja |
| Inwestor | Zakład Gospodarki Mieszkaniowej w Zawierciu ul. Krzywa 3 |
| Autor projektu | Krzysztof BŁESZYŃSKI uprawnienia bud. nr 423/92 |
| Wykonał | Lech WNUK uprawnienia bud. 563/90 |
| Faza | Projekt bud.-wyk. |
| Data | 11. 2012 r |
| Skala | 1:100 |
| Nr rys. | 2.4. |