

Instal-therm HCR V4.A0. Projekt: 'Instalacja c.o. - Ilekcia 5.ISB', ark.robooczy: 'RZUT PARTERU', skala: 1 : 75, strona: 2:1 (2)


2:2

Dziękuję

Firma Usługowa "RAWAT" Bartłomiej WNUK ul. Ręby 15 42-400 Zawiercie		
Temat	Projekt wewnętrznej instalacji c.o. w budynku administracyjnym mieszkalnym przy ul. Westerplatte 19 w Zawierciu	Forma Projekt bud.-wyk.
Tytuł rysunku	Rzut parteru	Data 2012 r październik
Investor	Zakład Gospodarki Mieszkaniowej ul. Krzywa 3 w Zawierciu	Skala 1:75
Autor projektu	Marek MESZEK upr. nr 54/82	Podpis
Wykonał	Bartłomiej WNUK	Podpis
		Nr rys. 2.3.

Istniejące garaże

Istniejące garaże

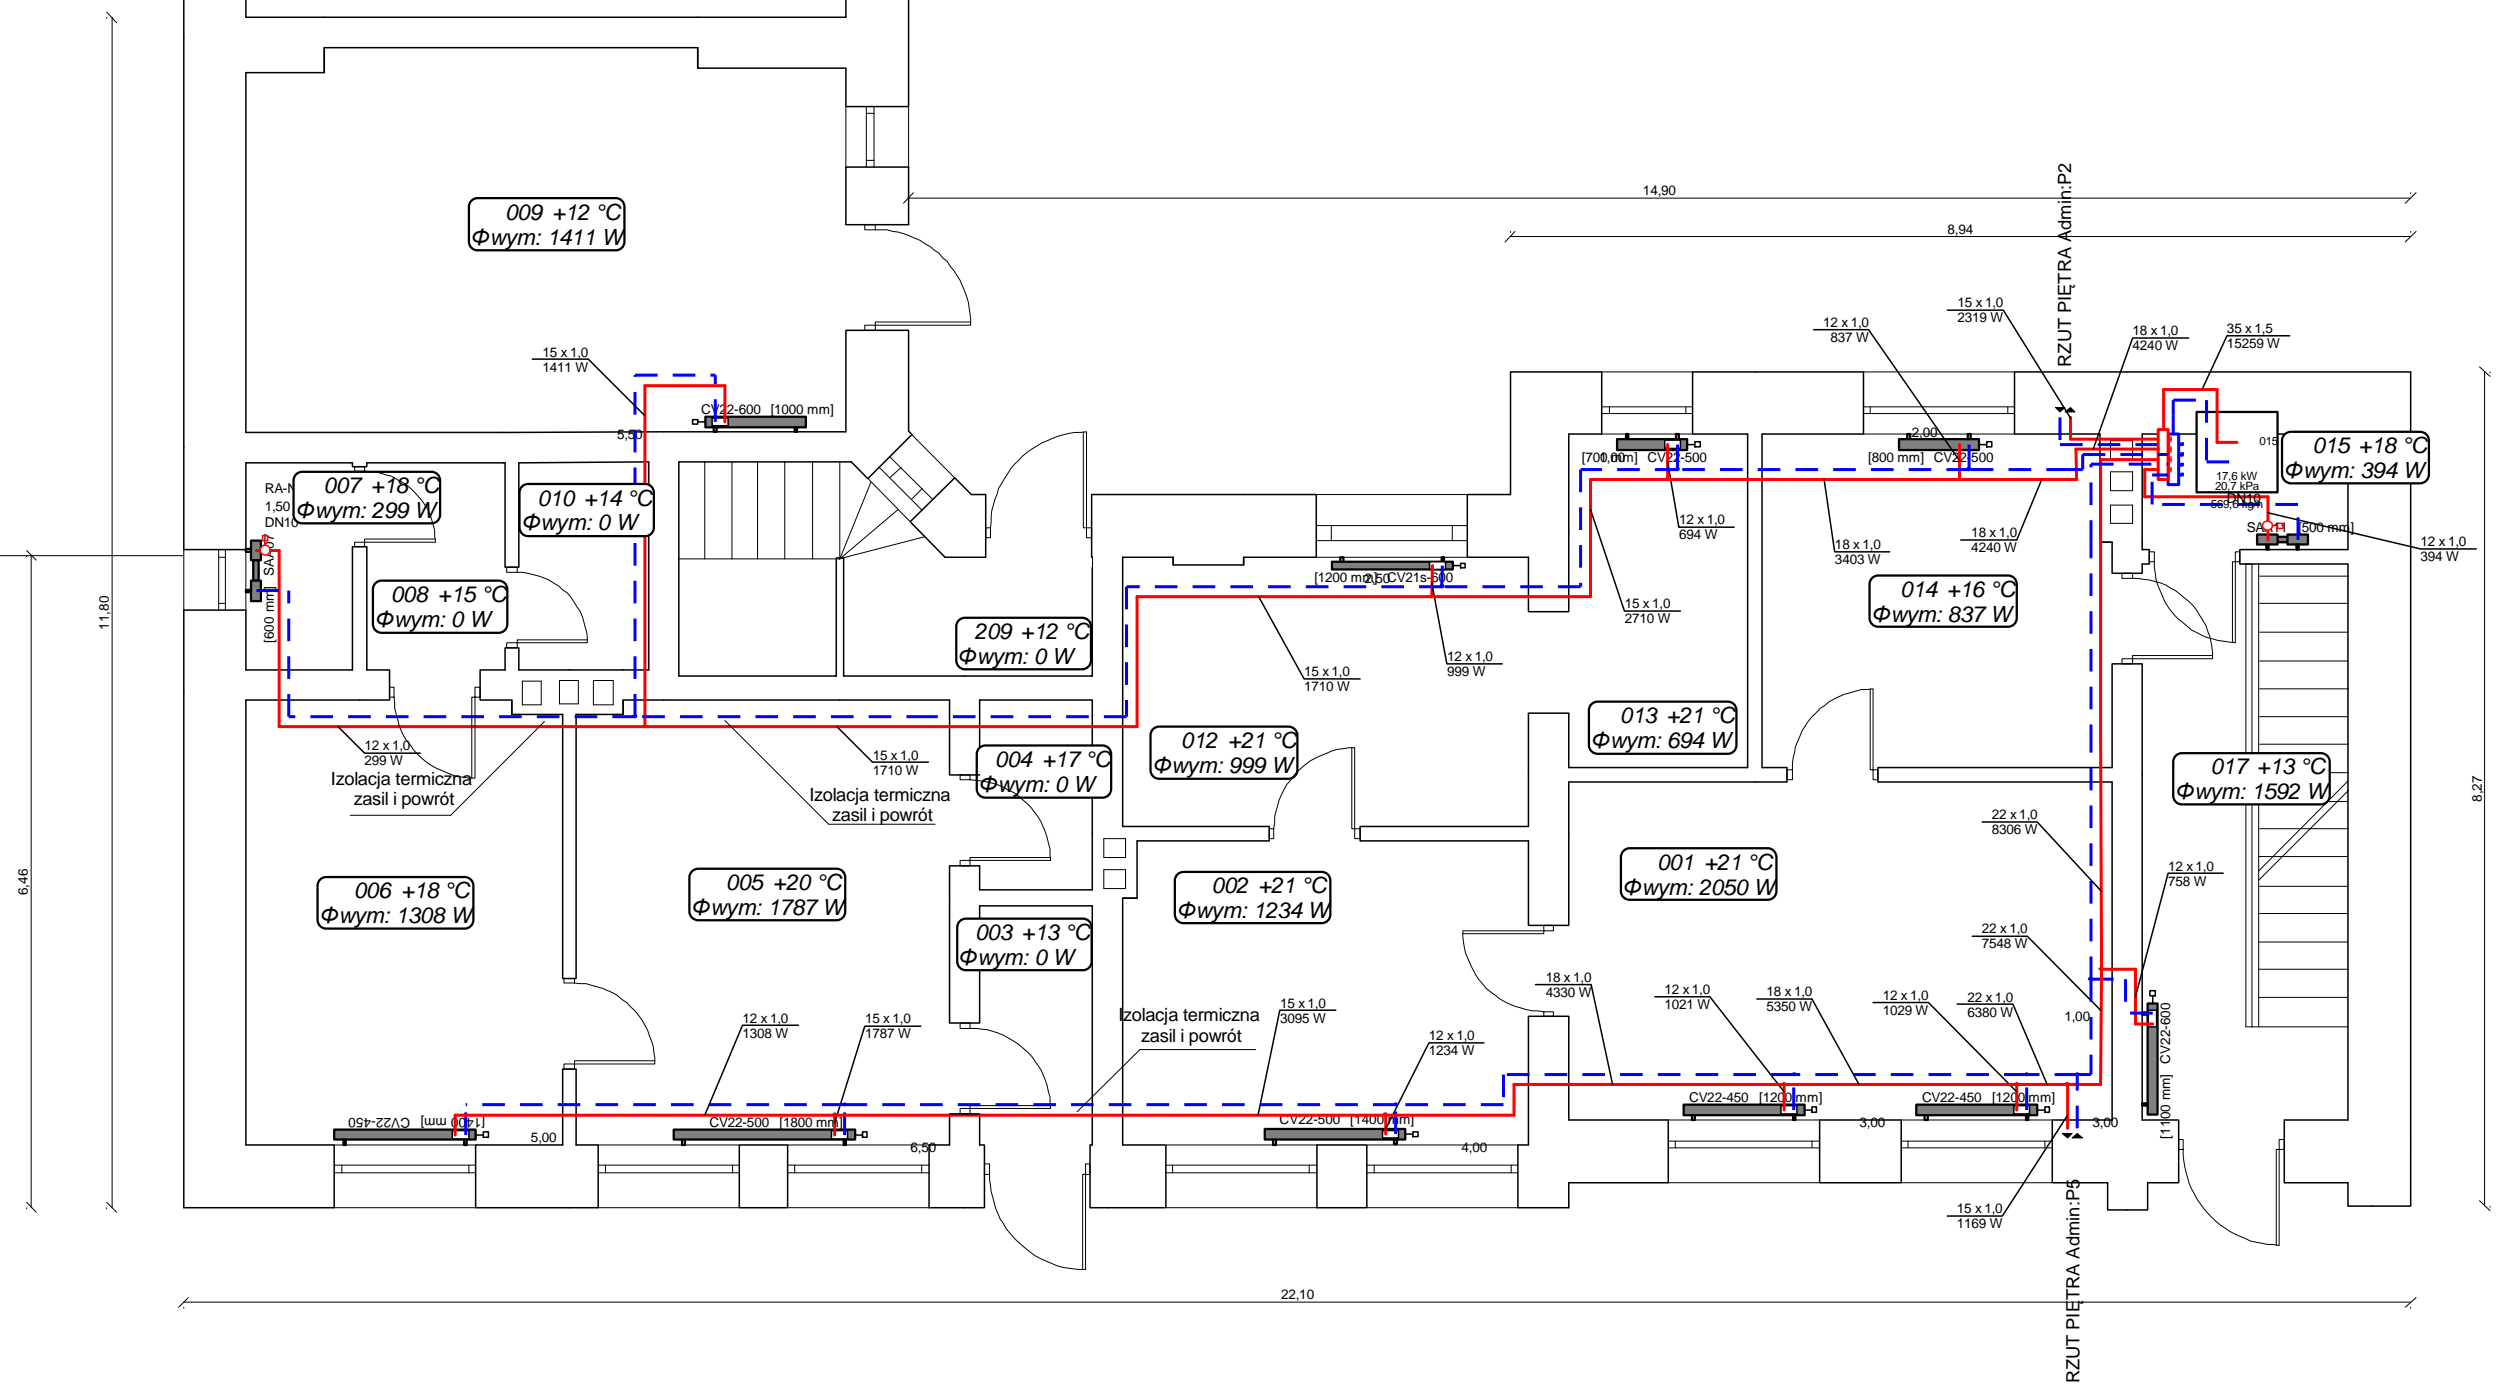

3:1

6

8.27

22,10